


Экспликация зданий, сооружений и площадок

Номер на плане	Наименование показателей по генплану	Примечания
1	Многоквартирный дом со встроенно-пристроенными помещениями и встроенно-пристроенным подземным гаражом:	
1.1	Надземная часть встроенно-пристроенного подземного гаража	гараж на 100 м-м
2	Трансформаторная подстанция	
3	Детская игровая площадка	
4	Площадка для занятия физкультурой	
5	Площадка для отдыха	
6	Площадка для сбора мусора	
7	Парковочные места	
8	Открытая механизированная парковка	на 10 м-м каждая

Условные обозначения

-  Красные линии
-  Граница земельного участка
-  Граница благоустройства за границей землеотвода
-  Граница зоны планируемого размещения ОКС в соответствии с ППТ
-  Контур встроенно-пристроенного подземного гаража
-  Проектируемое здание (сооружение)
-  Площадка для сбора мусора
-  Парковочное место для маломобильных групп населения
-  Парковочные места
-  Роторная система хранения автомобилей
-  Дождеприемный колодез
-  Дворовый трап
-  Светильник наружного освещения
-  Электрический кабель 0,4 КВ
-  Теплосеть
-  Пожарный гидрант
-  Водопровод
-  Канализация хозяйственно-бытовая с колодезем
-  Ливневая канализация с колодезем
-  Ливневая канализация согласно ППТ
-  Водопровод согласно ППТ
-  Телефонная канализация согласно ППТ
-  Теплосеть ППТ
-  Канализация хозяйственно-бытовая согласно ППТ

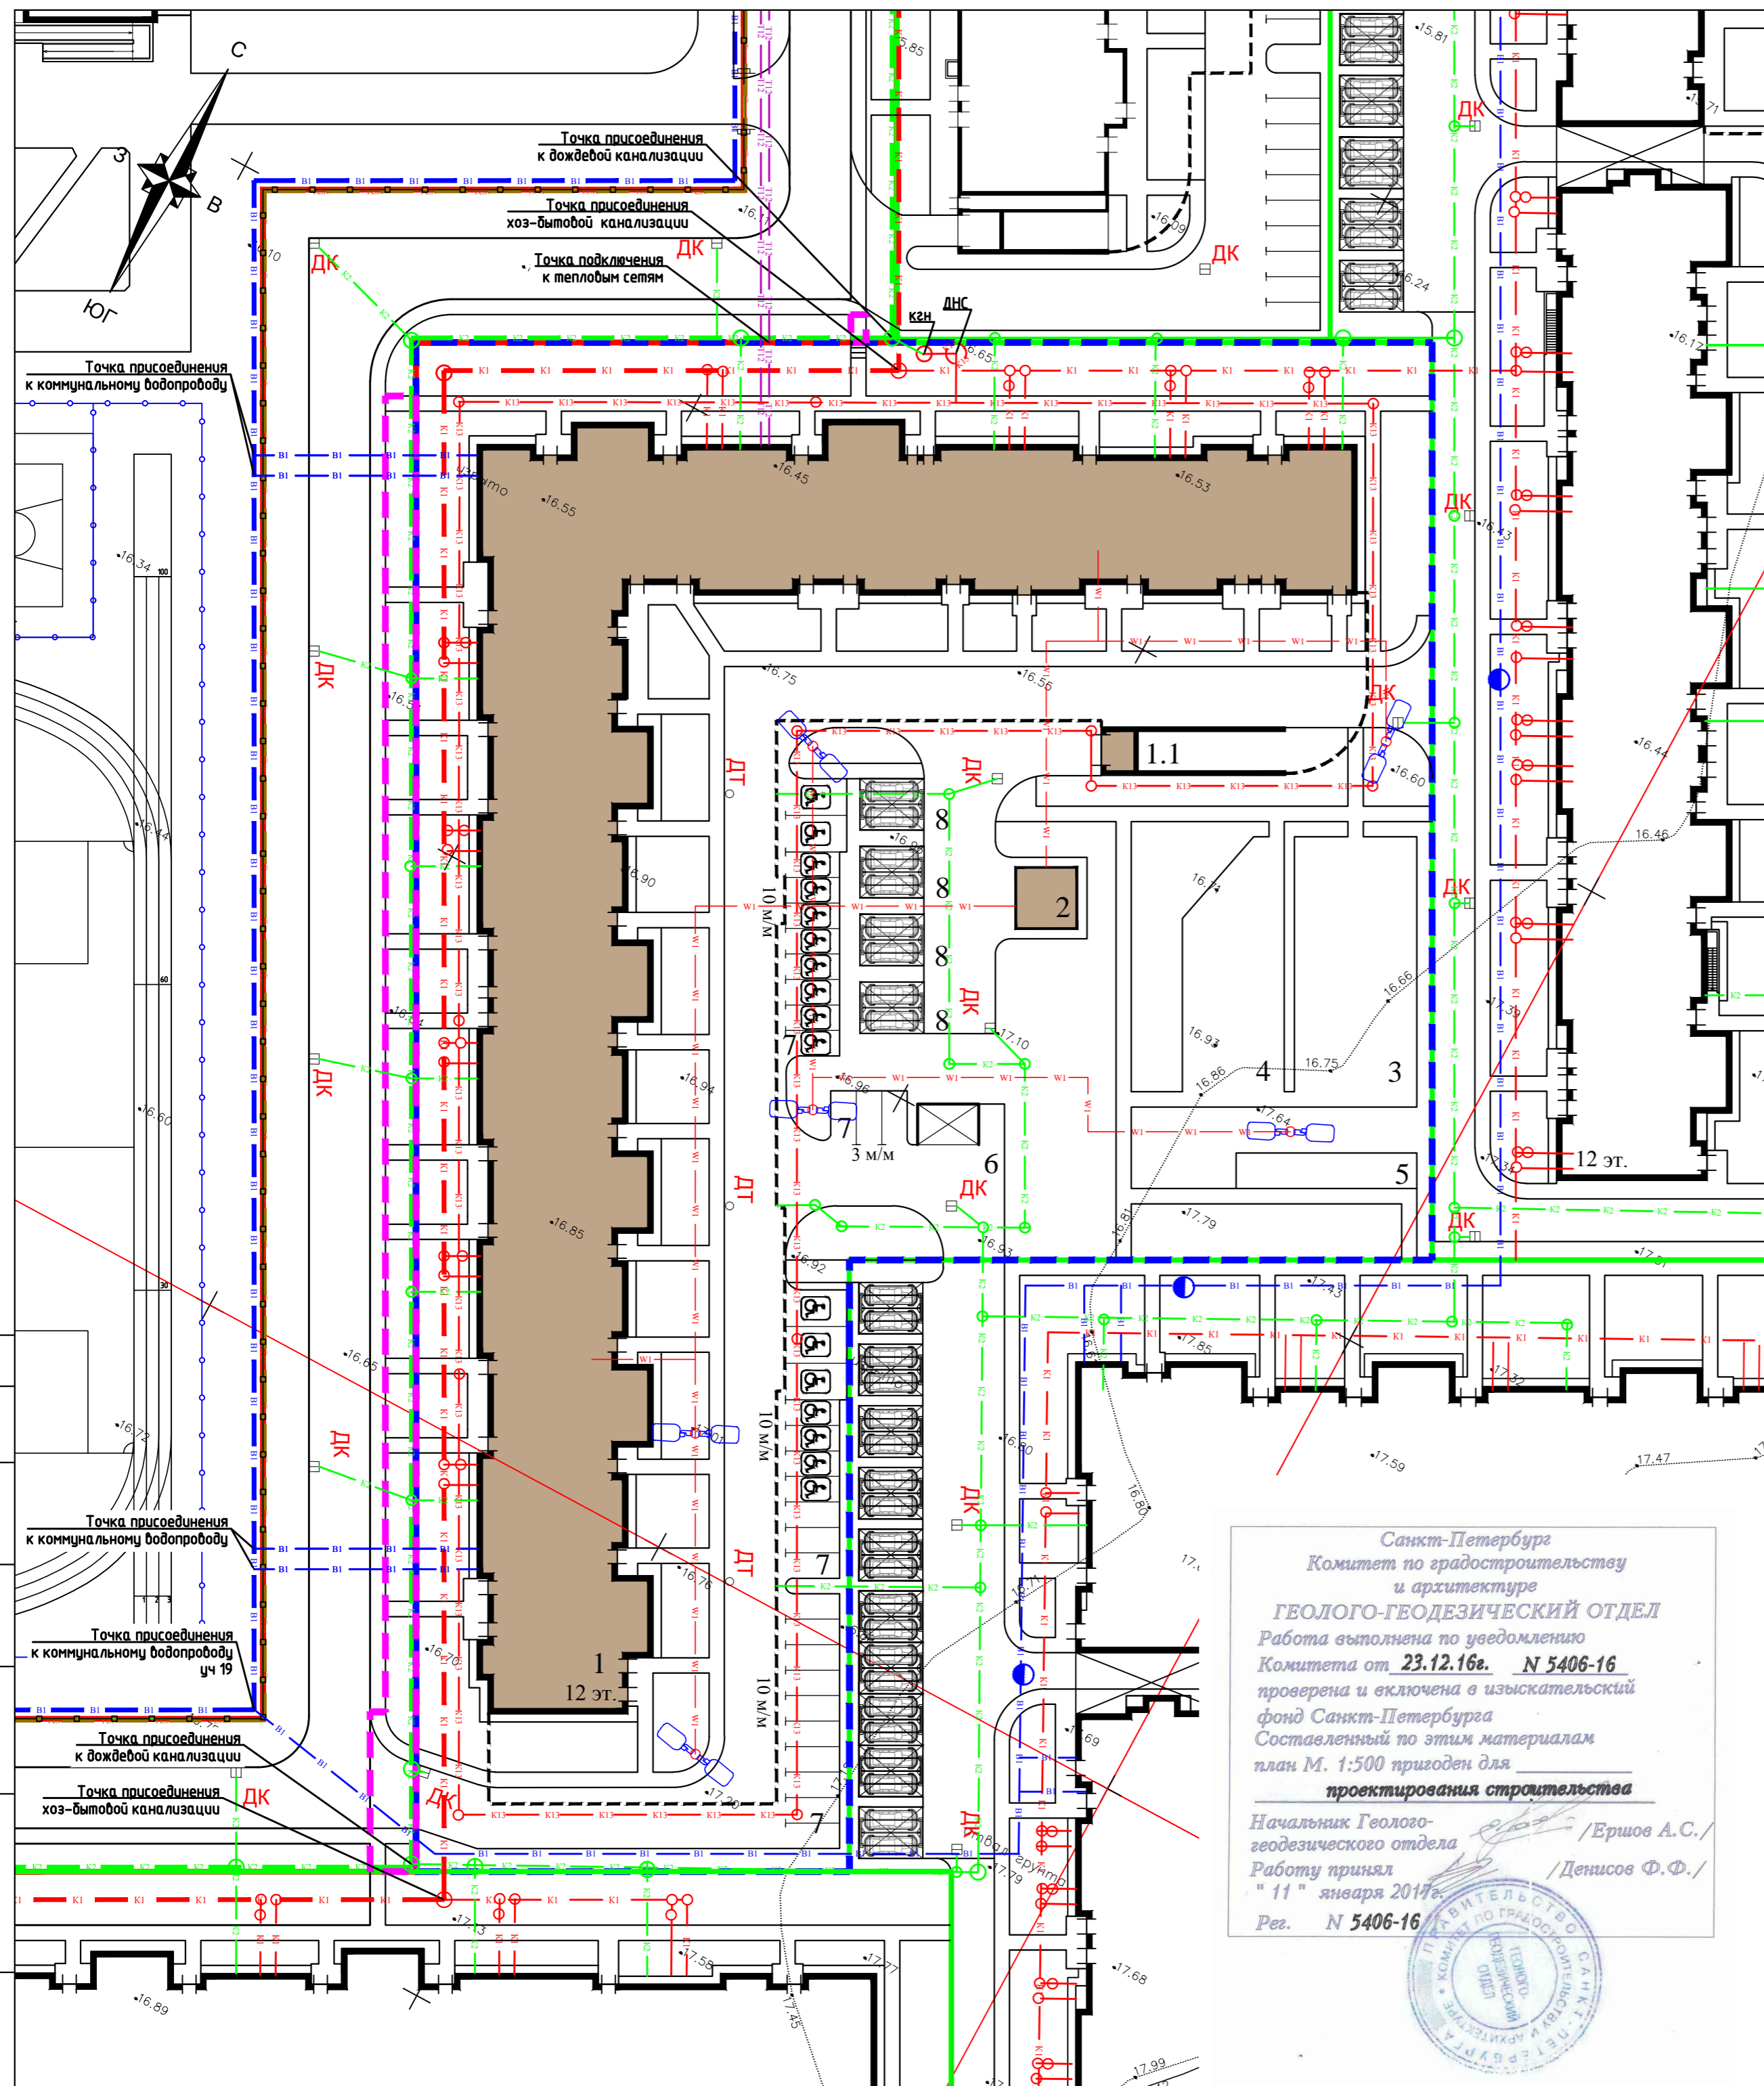


Санкт-Петербург
 Комитет по градостроительству
 и архитектуре
ГЕОЛОГО-ГЕОДЕЗИЧЕСКИЙ ОТДЕЛ
 Работа выполнена по уведомлению
 Комитета от 23.12.16г. № 5406-16
 проверена и включена в изыскательский
 фонд Санкт-Петербурга
 Составленный по этим материалам
 план М. 1:500 пригоден для
проектирования строительства
 Начальник Геолого-
 геодезического отдела /Еришов А.С./
 Работу принял /Денисов Ф.Ф./
 " 11 " января 2017г.
 Рег. № 5406-16



171/15-ПЗУ

Санкт-Петербург, поселок Шушары, Школьная улица,
 кадастровый номер земельного участка 78:42:0015104:2986
 (зона 18)

Изм.	Кол.уч.	Лист	№ док.	Подп.	Дата	Стадия	Лист	Листов
						Многоквартирный дом со встроенно-пристроенными помещениями и встроенным подземным гаражом	П	7
Разработал	Шумович					Сводный план инженерных сетей. М 1:500	 ПРОЕКТНО-КОНСТРУКТОРСКОЕ БЮРО Санкт-Петербург	
ГИП	Булах							
Н. контроль	Липатов							